



RELAÇÃO DE MATERIAIS

ITEM	DESCRIMINAÇÃO	QUANT. (un)	DIAM. (pol.)
01	BOMBA SUBMERSA	1	-
02	NÍPLE FERRO GALVANIZADO	1	2 1/2"
03	BUCHA DE REDUÇÃO EM FºGº	1	1.1/2"x2"
04	TUBO AÇO GALVANIZADO	120 m	2 1/2"
05	LUVA ROSCÁVEL FºGº	31	2 1/2"
06	TOCO GALVANIZADO L=0,10cm	1	2 1/2"
07	CURVA 90º MF FºGº	2	2 1/2"
08	LUVA DE UNIÃO FºGº	1	2 1/2"
09	COLAR DE TOMADA FºGº P/ TUBOS DE PVC	1	50x1"
10	NÍPLE DUPLO FºGº	1	2 1/2"
11	VENTOSA SIMPLES COM ROSCA	1	1"
12	TOCO FoGo L=0,20m	2	2 1/2"
13	REGISTRO DE GAVETA EM BRONZE OU LATÃO	1	2 1/2"
14	VÁLVULA DE RETENÇÃO HORIZONTAL EM BRONZE	1	2 1/2"
15	TOCO PVC ROSCÁVEL L=0,90m	1	2 1/2"
16	CURVA 90º PVC	1	2 1/2"
17	TUBO PVC ROSCÁVEL	120 m	3/4"
18	LUVA PVC ROSCÁVEL	31	3/4"
19	ADAPTADOR BOLSA ROSCA PVC	1	2 1/2"X60 MM
21	PLUG PVC ROSCÁVEL	1	3/4"
22	TOCO ELETRODUTO ROSCA/ROSCA L=0,10m	1	1"
23	LUVA P/ ELETRODUTO ROSCÁVEL	1	1"
24	BENGALA DE PVC P/ LIGAÇÃO ELÉTRICA L=0,15m	1	1"
25	CABO ELÉTRICO	1	xx mm2
26	BENGALA DE PVC P/ LIGAÇÃO ELÉTRICA L=0,60m	1	1"
27	CURVA DE 90º RAIOS CURTO P/ ELETRODUTO ROSCÁVEL	1	1"
28	ABRACADEIRA PLÁSTICA P/ CABO ELÉTRICO ESPACAMENTO A CADA 1,00m	120	1"


LEGENDA

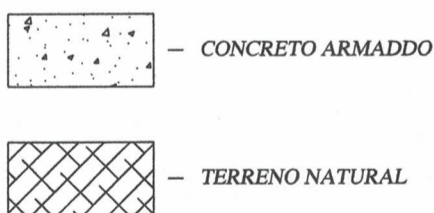

1 CORTE ESQUEMÁTICO A-A
ESCALA 1:100

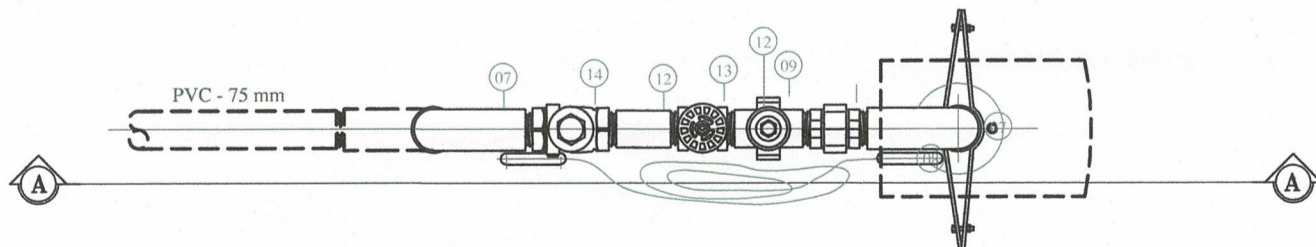

2 PLANTA BAIXA POÇO
ESCALA 1:100

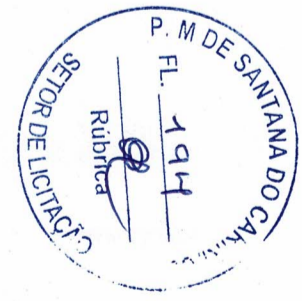

IMPLEMENTAÇÃO DE RESERVATÓRIO DE 20.000L NO DISTRITO DE ARAPORANGA

PREFEITURA MUNICIPAL DE SANTANA DO CARIRI
ENDEREÇO:
SISTEMA DE CAPTAÇÃO E ABASTECIMENTO DE ÁGUA

PROJETO
SISTEMA DE CAPTAÇÃO E ABASTECIMENTO DE ÁGUA
DESENHOS:
- PLANTA BAIXA INSTALAÇÕES DO POÇO
- CORTE ESQUEMÁTICO

RESP. T.É.C.:
ROBERTO MOJA ROCHA SIEBRA
ENGENHEIRO CIVIL - CREA CE 331165
ETAPA: PROJETO BÁSICO
DATA: AGO 2023
PRANCHA: 03/03